



ENDERROC  
PLANTA BAIXA  
ESC. 1/50

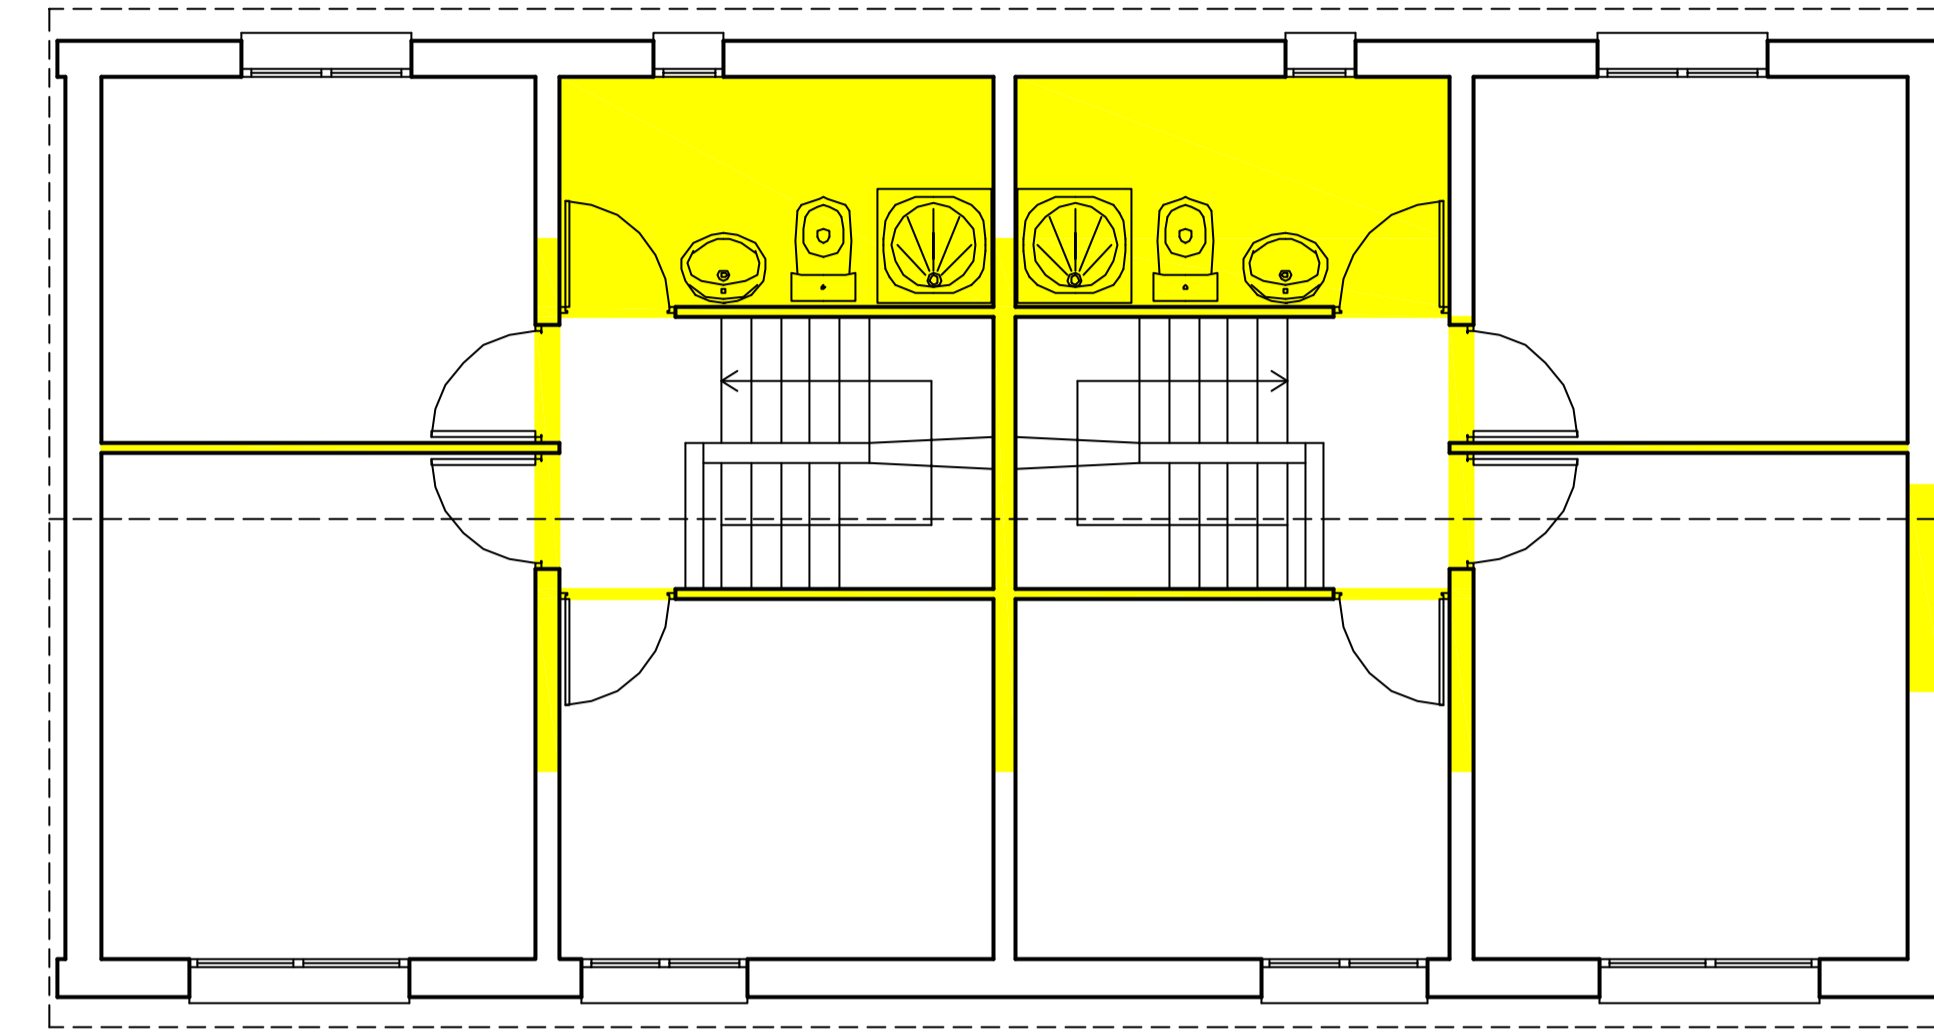


ENDERROC  
PLANTA PRIMERA  
ESC. 1/50


■ ENDERROC  
■ OBRA NOVA

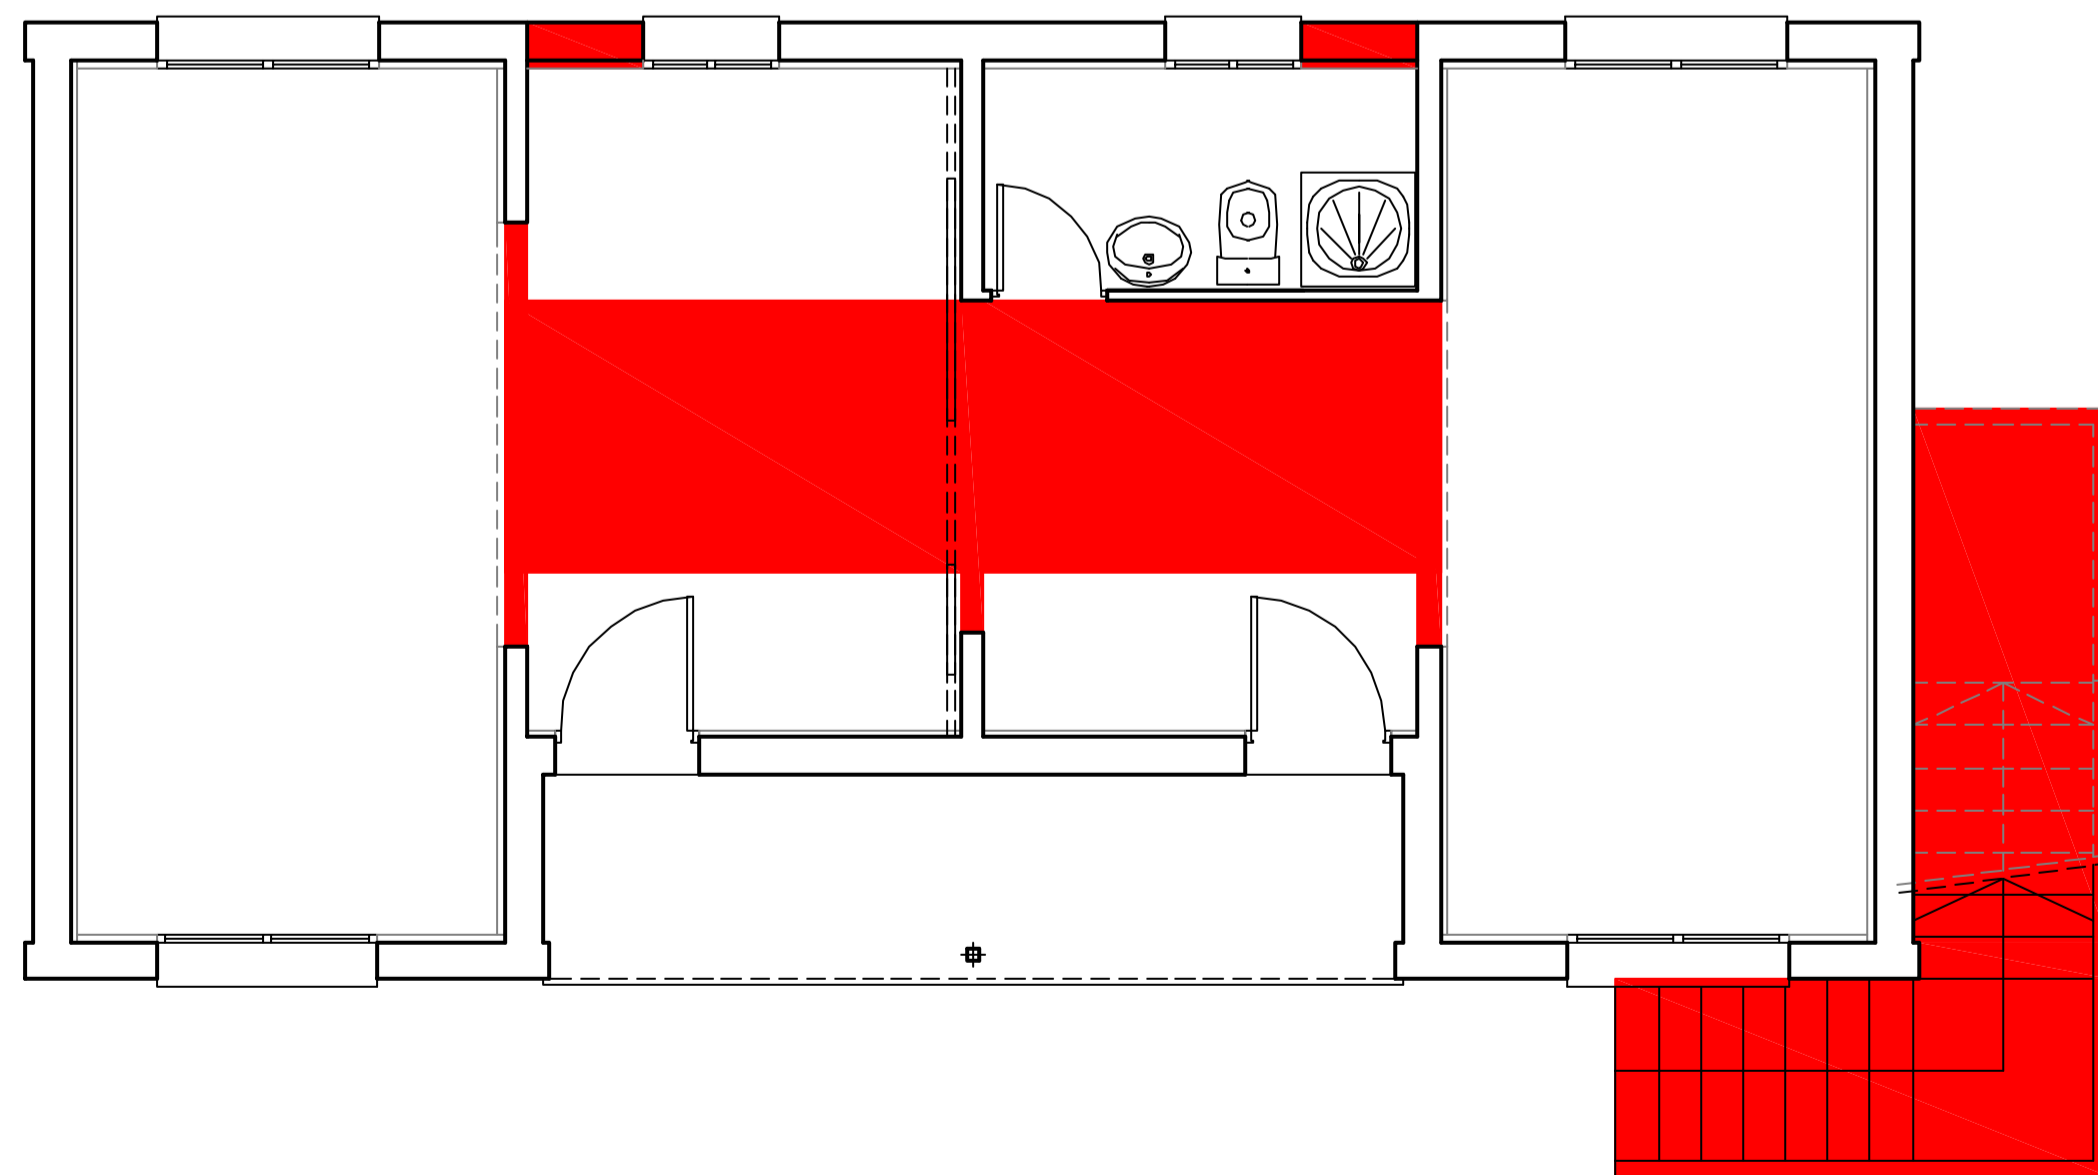

OBRA NOVA  
PLANTA BAIXA  
ESC. 1/50

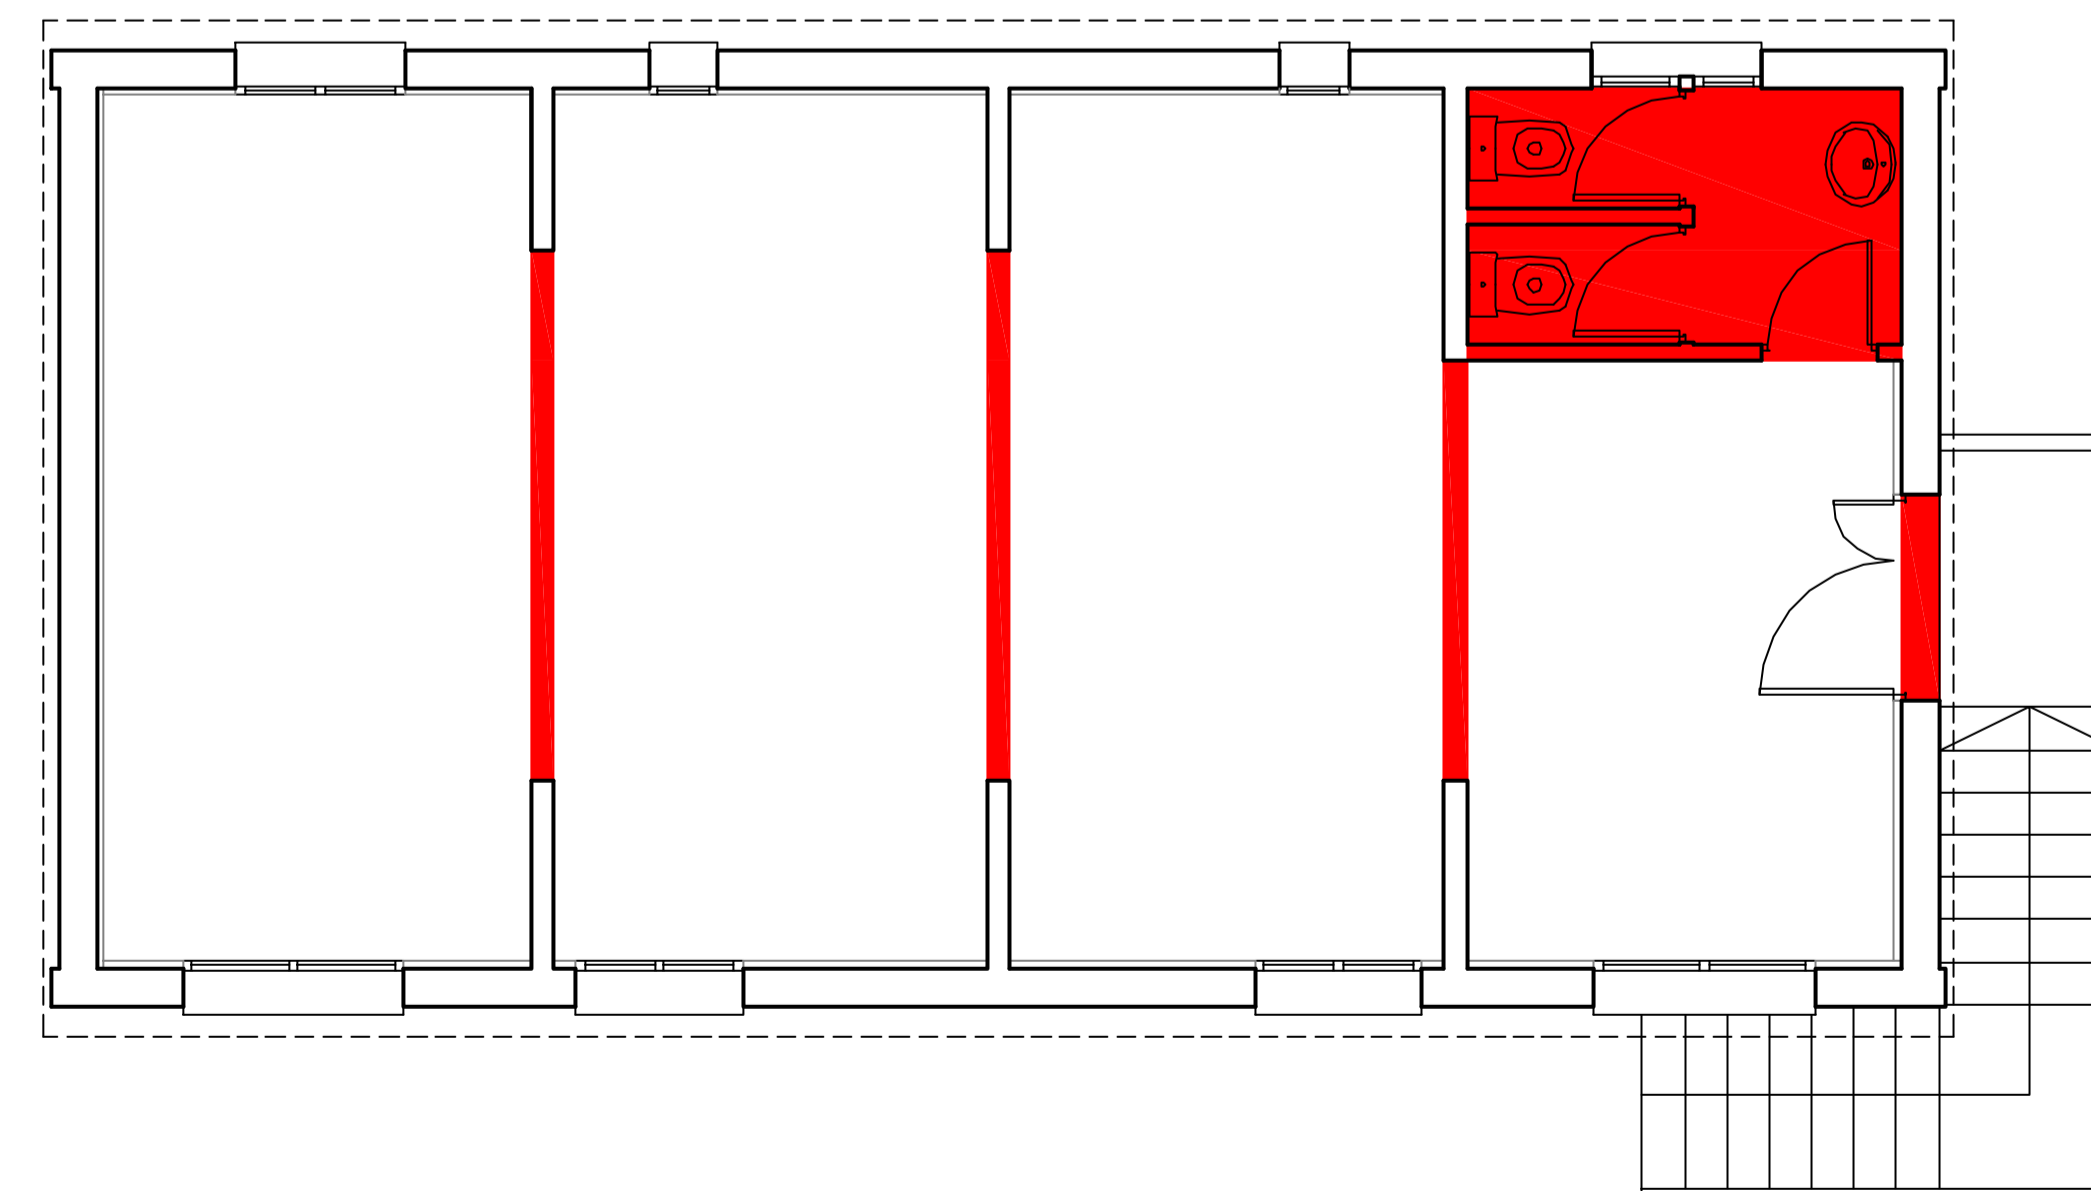

OBRA NOVA  
PLANTA PRIMERA  
ESC. 1/50

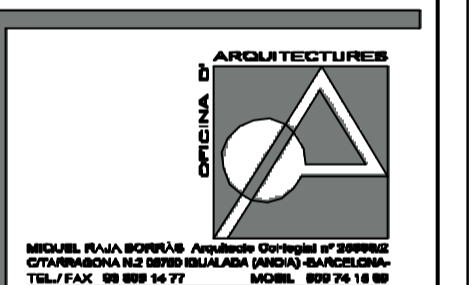

PROJECTE BÀSIC I  
EXECUTIU D'ADEQUACIÓ  
D'ESP AIS EN EDIFICI PER  
A AULES

EMPLAÇAMENT  
C/ DE LES ERES, s/n  
08719 JORBA  
(ANÒIA) -BARCELONA-

REFERÈNCIA DOCUMENT  
NÚM. 05

ENDERROC  
OBRA NOVA

ESCALA 1/50

CODI IG/200/10

DATA MARÇ DEL 2010

PROMOTOR

AJUNTAMENT DE JORBA

ARQUITECTE

MIQUEL RAJA BORRÀS

ARQUITECTA TÈCNIC

IMMA GÀNDIA COSTA

LA DIRECCIÓ TÈCNICA FACULTATIVA ES  
RESERVA EL DRET DE MODIFICAR EL  
PROJECTE EN TOTA LA SEVA DIMENSIÓ